



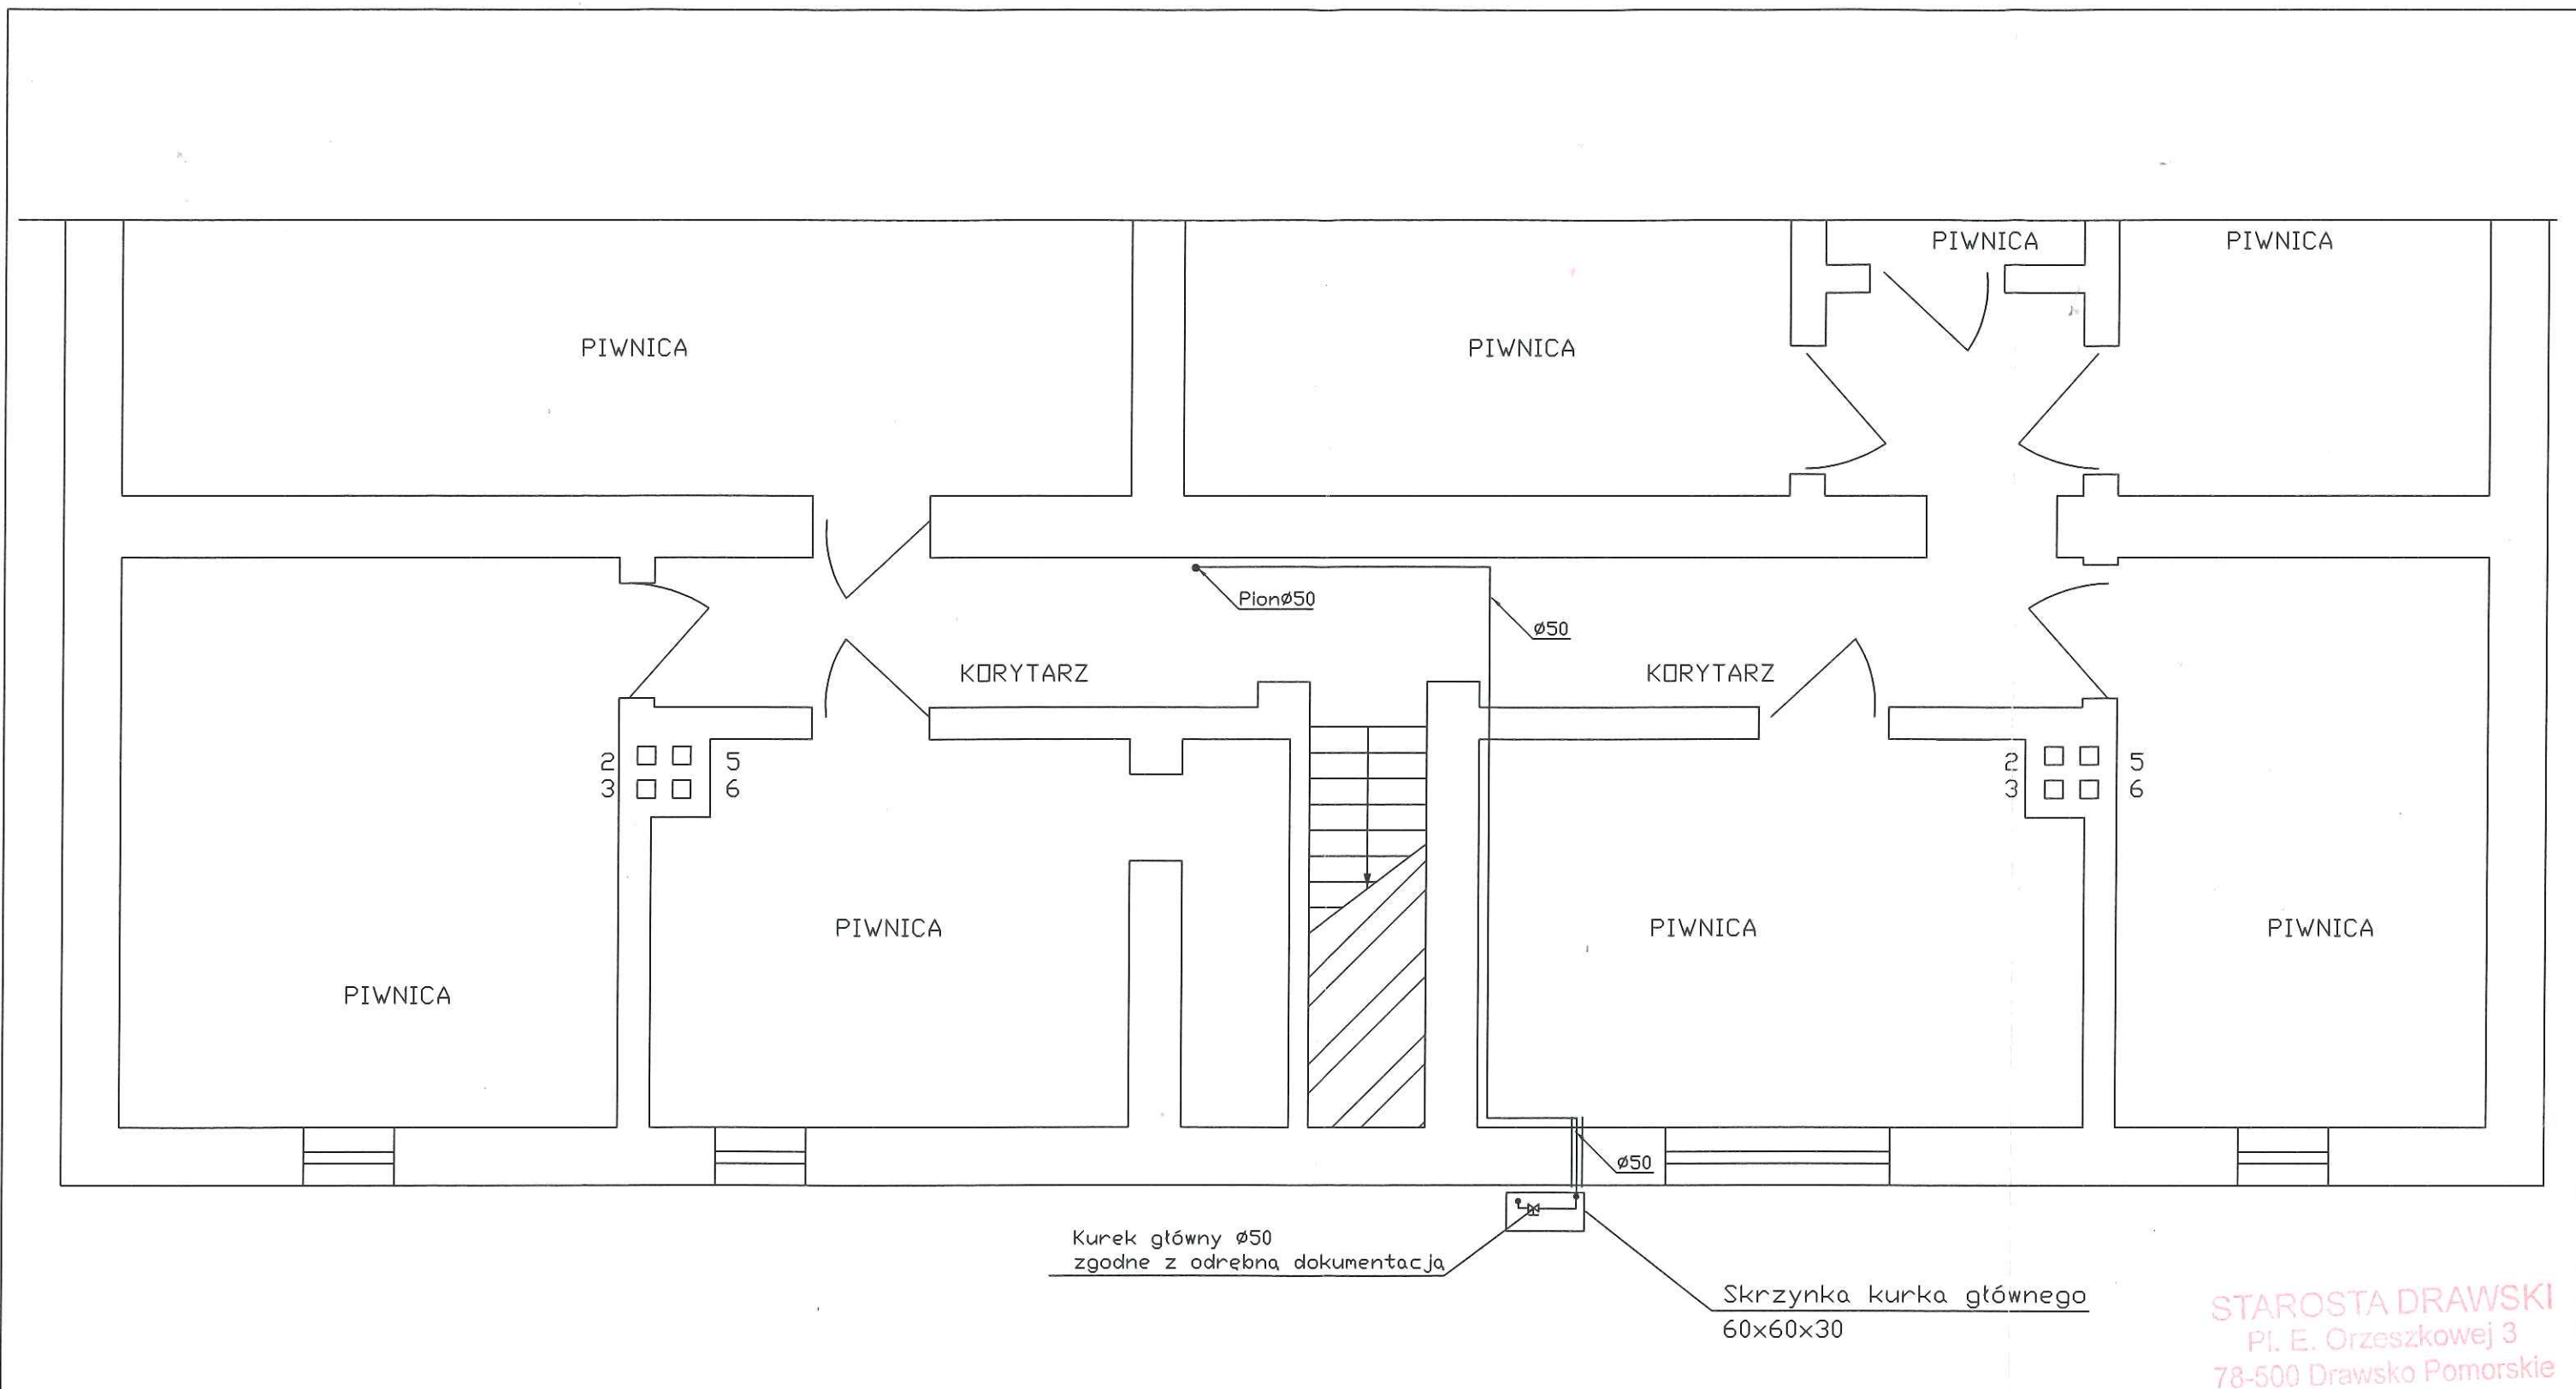


BIURO PROJEKTOWE SANITECH		TOMASZ KUBICKI UL. KWIATOWA 2 78-530 WIERZCHOWO		TEL: 608 322 507 TEL: 605 153 807 E-MAIL: tomek2k@wp.pl	Stadium PB
Tytuł projektu: wewnętrzna instalacja gazowa - rzut piwnic		Obiekt: Budynek mieszkalny ul. Leśna 12, 78-520 Złocieńec			Branża sanitarna
					Skala 1:50
Projektował:	mgr inż. Tomasz Kubicki	ZAP/0069/POOS/08 do projektu nie wchodzi w zakres instalacji gazowej w pomieszczeniach mieszkalnych, w tym w kuchniach, łazienkach i pokojach			
Sprawdził:	mgr inż. Arnold Kraska	ZAP/0080/POOS/04 do projektu nie wchodzi w zakres instalacji gazowej w pomieszczeniach mieszkalnych, w tym w kuchniach, łazienkach i pokojach			
					Nr rys. 1

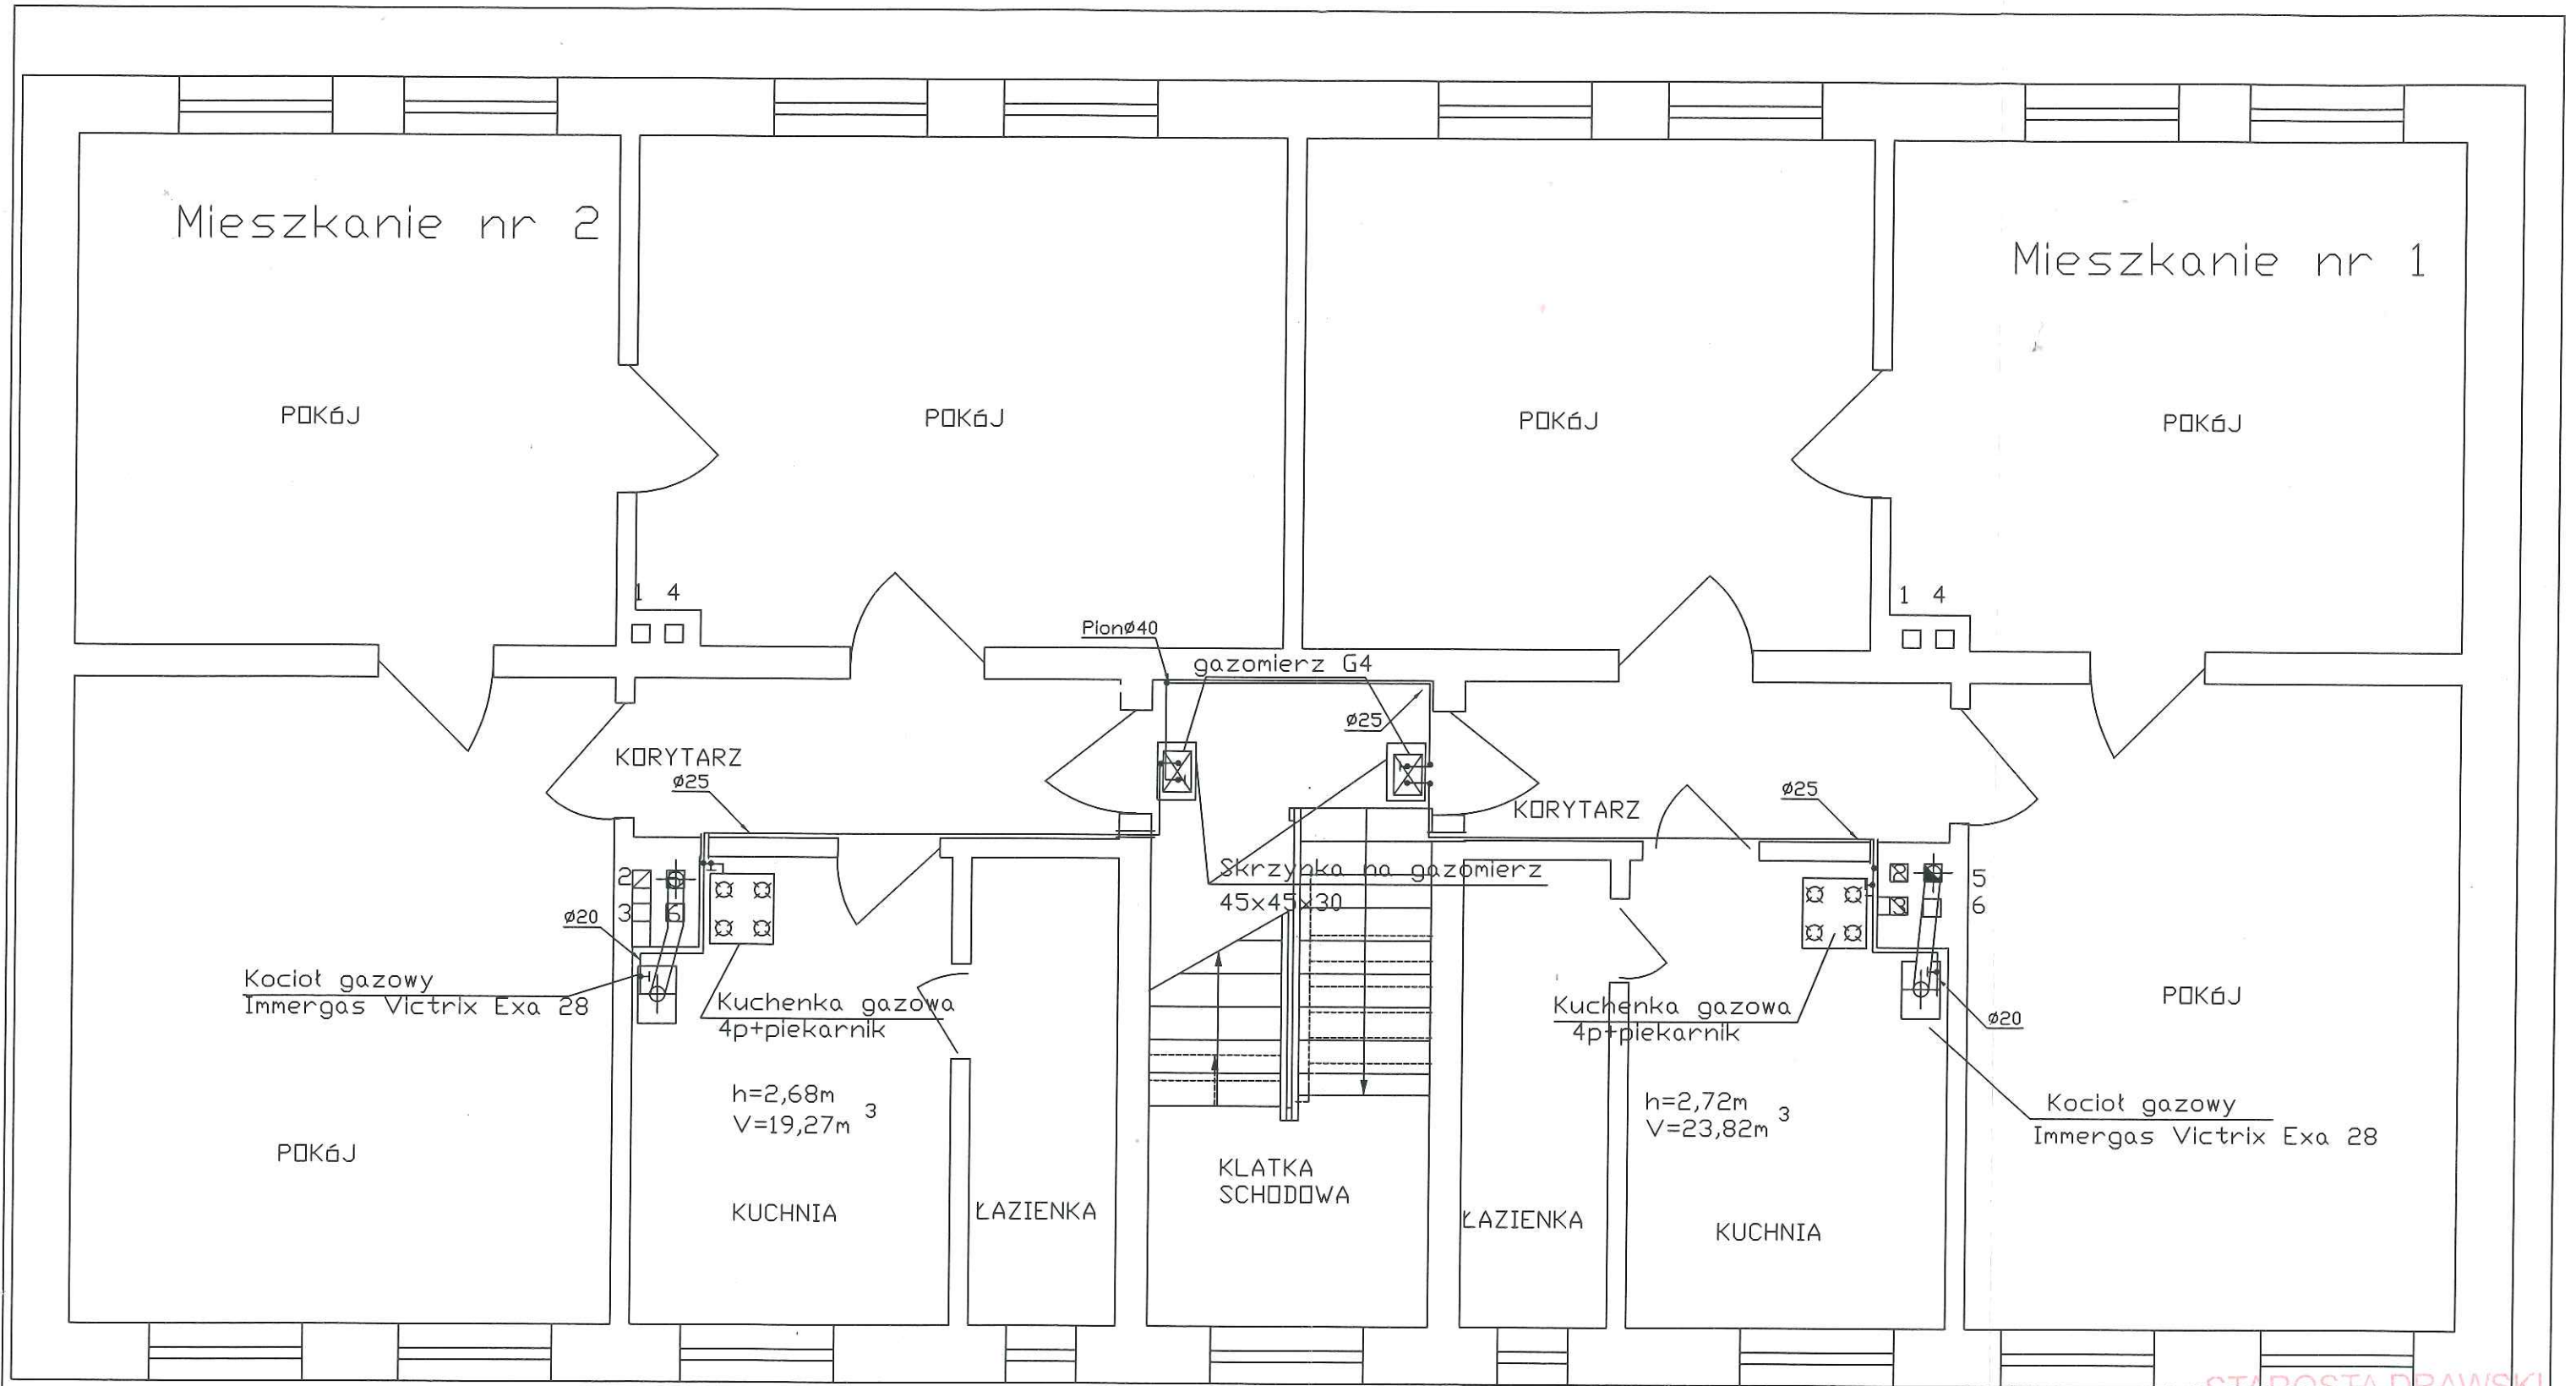

STAROSTA DRAWSKI
Pl. E. Orzeszkowej 3
78-500 Drawsko Pomorskie


BIURO PROJEKTOWE SANITECH		TOMASZ KUBICKI UL. KWIATOWA 2 78-530 WIERZCHOWO		TEL: 608 322 507 TEL: 605 153 807 E-MAIL: tomek2k@wp.pl		Stadium PB	
Tytuł projektu: wewnętrzna instalacja gazowa - rzut parteru		Obiekt: Budynek mieszkalny ul. Leśna 12, 78-520 Złocieniec				Branża sanitarna	
						Skala 1:50	Data 09.2017
Projektował:	mgr inż. Tomasz Kubicki	ZAP/0069/POOS/08 do projektowania i wypracowania w oparciu o techniczne zadanie z zakresu: skł. instalacji i urządzeń sanitarnych i kuchennych, urządzeń wentylacyjnych i grzewczych		Nr rys. 2			
Sprawdził:	mgr inż. Arnold Kraska	ZAP/0080/POOS/04 do projektowania i wypracowania w oparciu o techniczne zadanie z zakresu skł. instalacji i urządzeń sanitarnych i kuchennych, urządzeń wentylacyjnych i grzewczych					

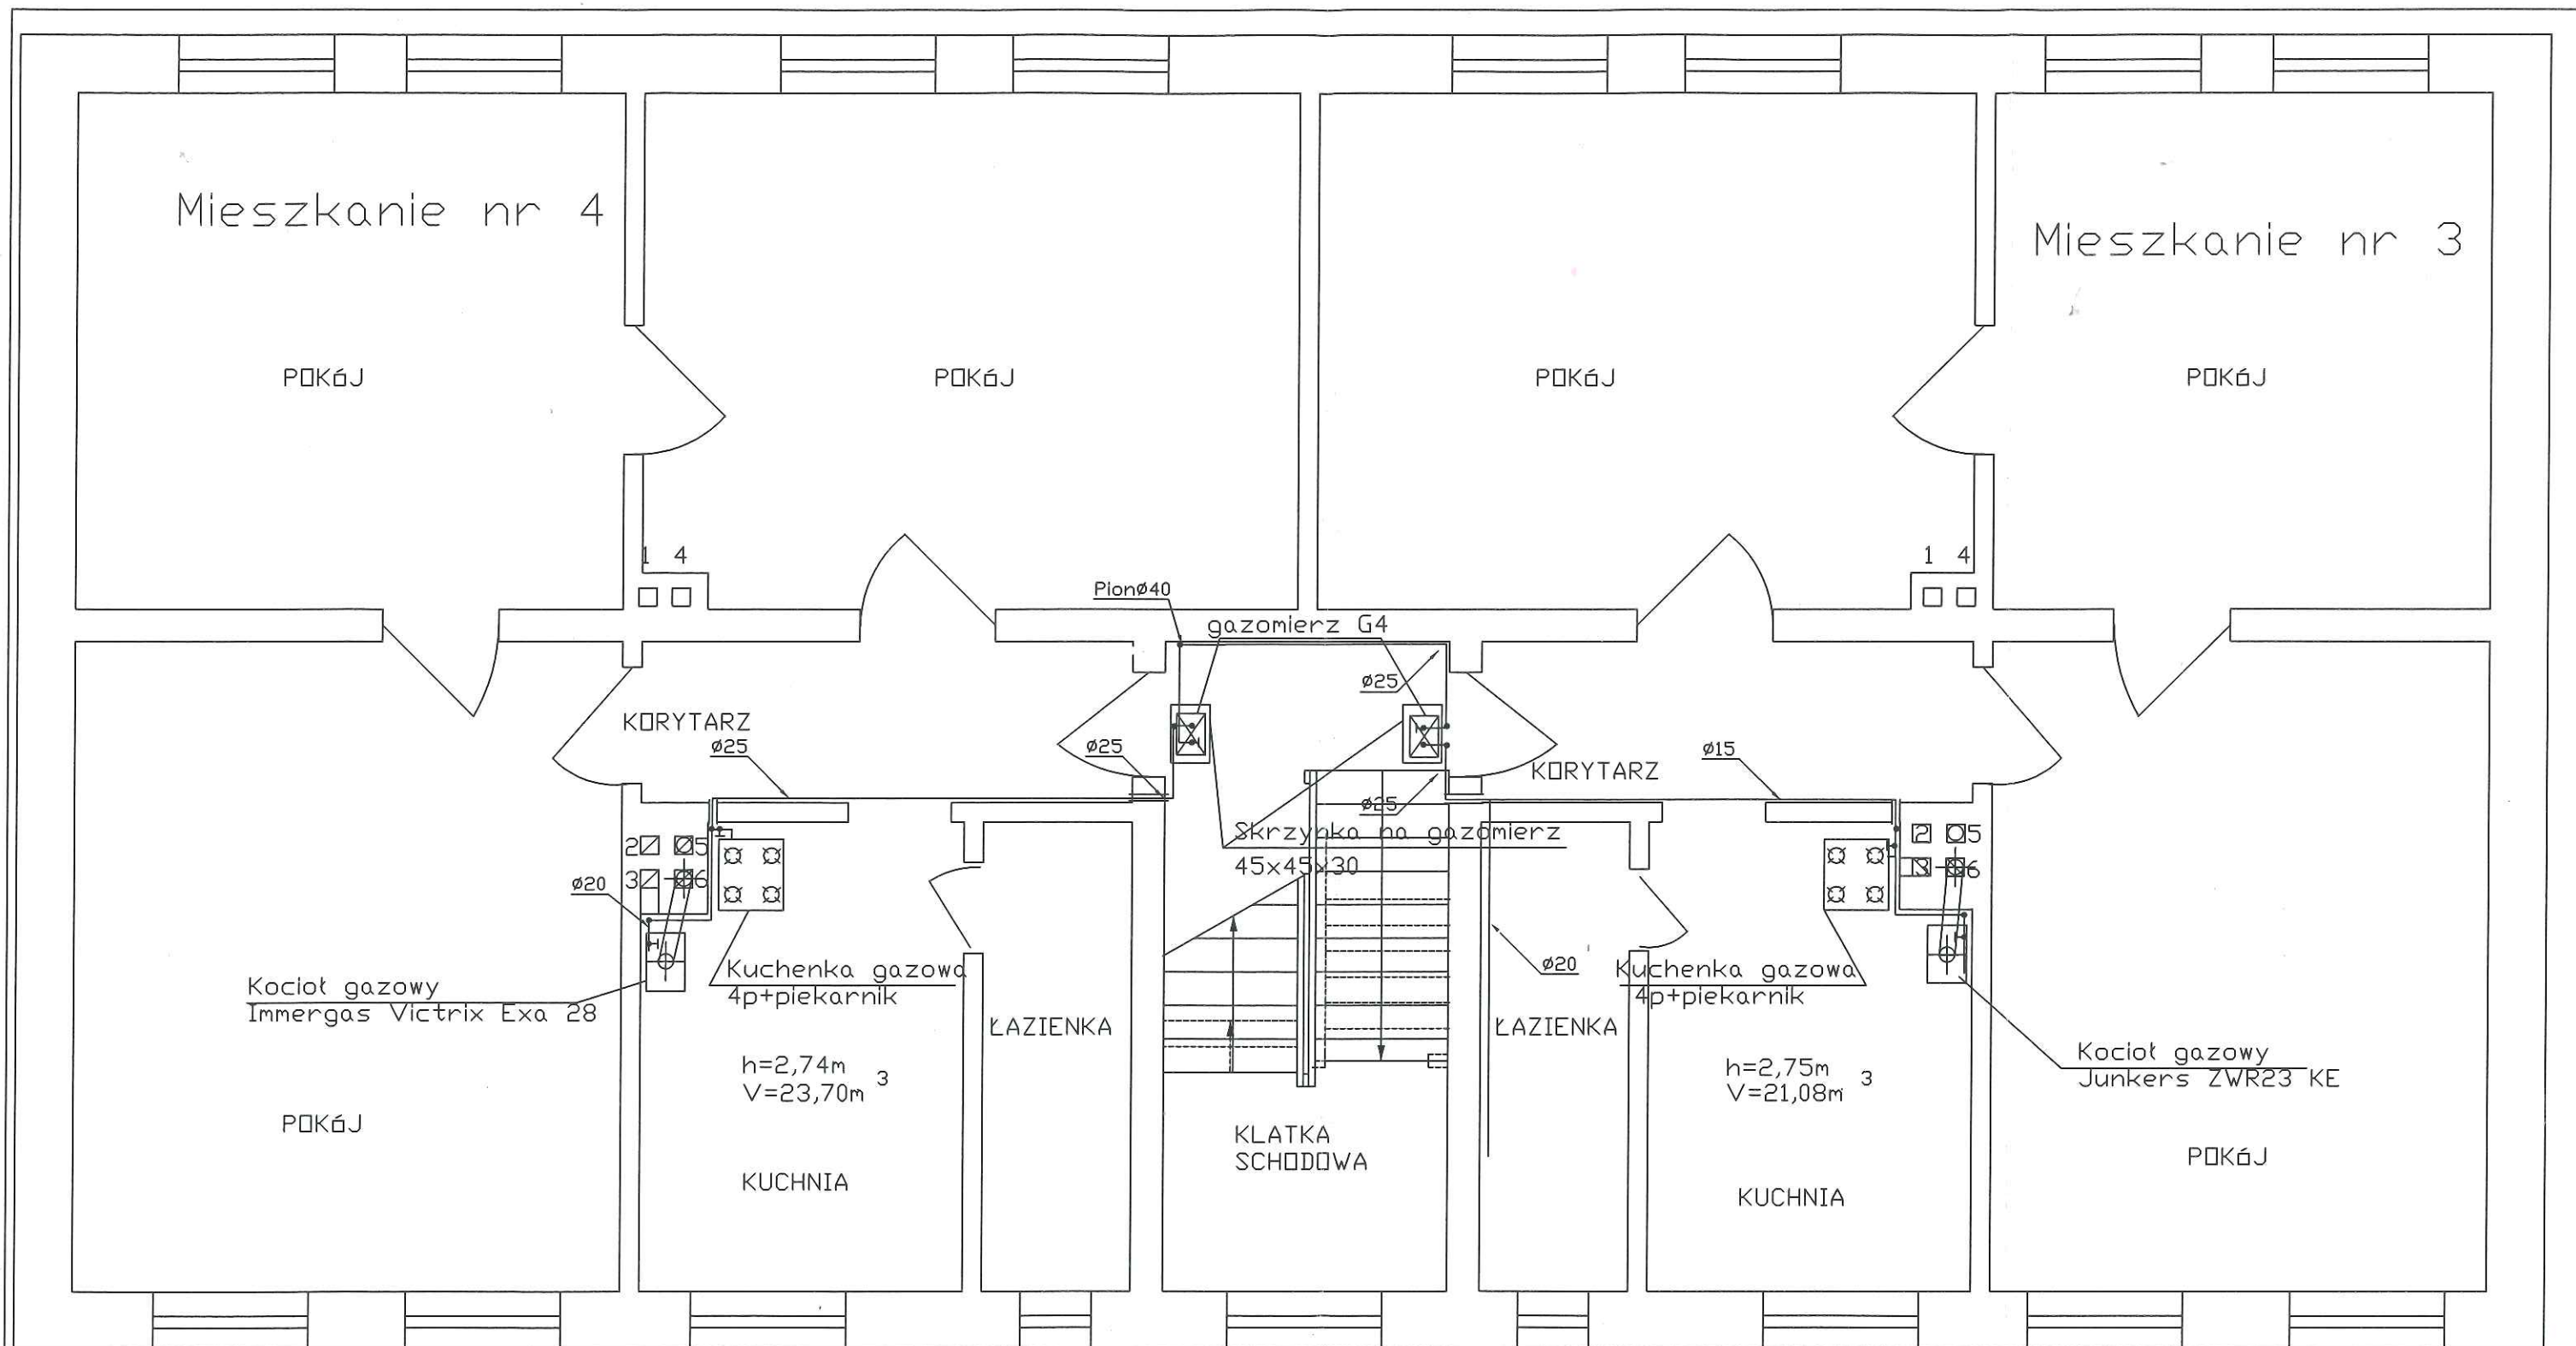

STAROSTA DRAWSKI
Pl. E. Orzeszkowej 3
78-500 Drawsko Pomorskie


BIURO PROJEKTOWE SANITECH		TOMASZ KUBICKI UL. KWIATOWA 2 78-530 WIERZCHOWO TEL: 608 322 507 TEL: 605 153 807 E-MAIL: tomek2k@wp.pl	Stadium PB
Tytuł projektu: wewnętrzna instalacja gazowa - rzut płetra		Obiekt: Budynek mieszkalny ul. Leśna 12, 78-520 Złocieniec	Branża sanitarna
Projektował: mgr inż. Tomasz Kubicki		ZAP/0069/POOS/08 do projektu nie wchodzi w skład instalacji i urządzeń sanitarnych, elektrycznych i innych	Skala 1:50 Data 09.2017 Nr rys. 3
Sprawdził: mgr inż. Arnold Kraska		ZAP/0080/POOS/04 do projektu nie wchodzi w skład instalacji i urządzeń sanitarnych, elektrycznych i innych	

20

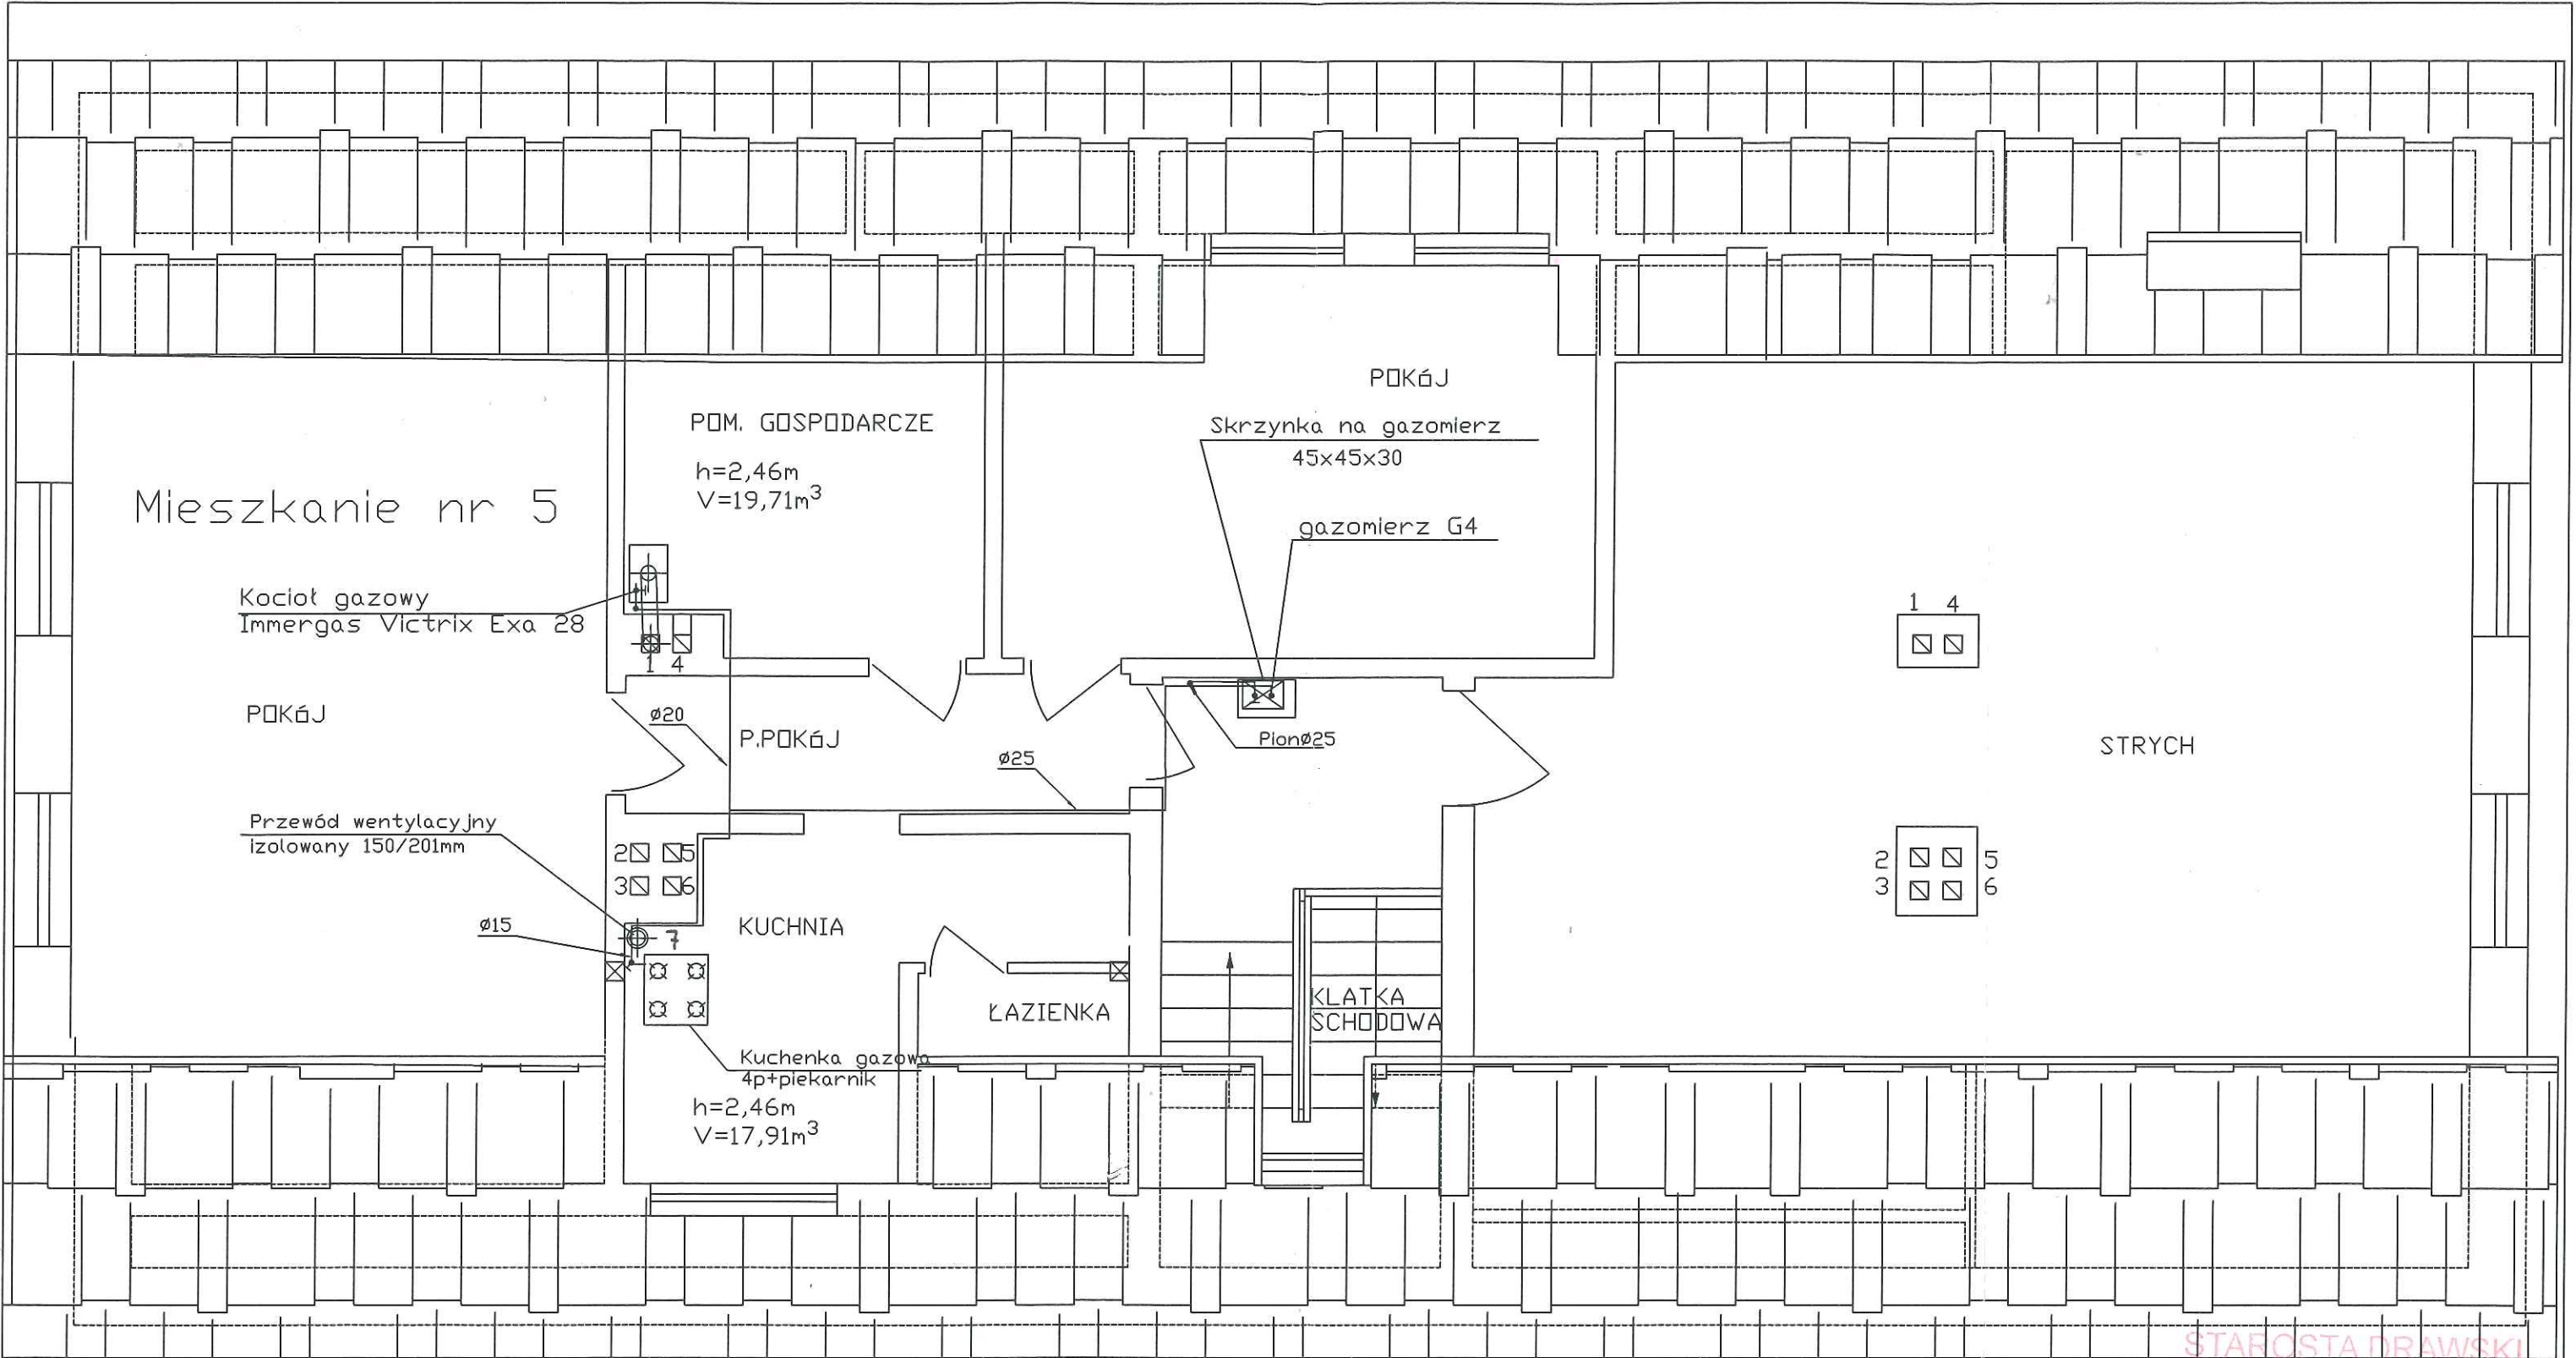

STAROSTA DRAWSKI
Pl. E. Orzeszkowej 3
78-500 Drawsko Pomorskie

BIURO PROJEKTOWE SANITECH		TOMASZ KUBICKI UL. KWIATOWA 2 78-530 WIERZCHOWO TEL: 608 322 507 TEL: 605 153 807 E-MAIL: tomek2k@wp.pl		Stadium PB	
Tytuł projektu: wewnętrzna instalacja gazowa - rzut poddasza		Obiekt: Budynek mieszkalny ul. Leśna 12, 78-520 Złocieńec		Branża sanitarna	
Projektował: mgr inż. Tomasz Kubicki		ZAP/0069/POOS/08 do projektu nie należy włączać i wyłączać instalacji złoty, zielony, niebieski i czerwony		Skala 1:50	Data 09.2017
Sprawdził: mgr inż. Arnold Kraska		ZAP/0080/POOS/04 do projektu nie należy włączać i wyłączać instalacji złoty, zielony, niebieski i czerwony		Nr rys. 4	

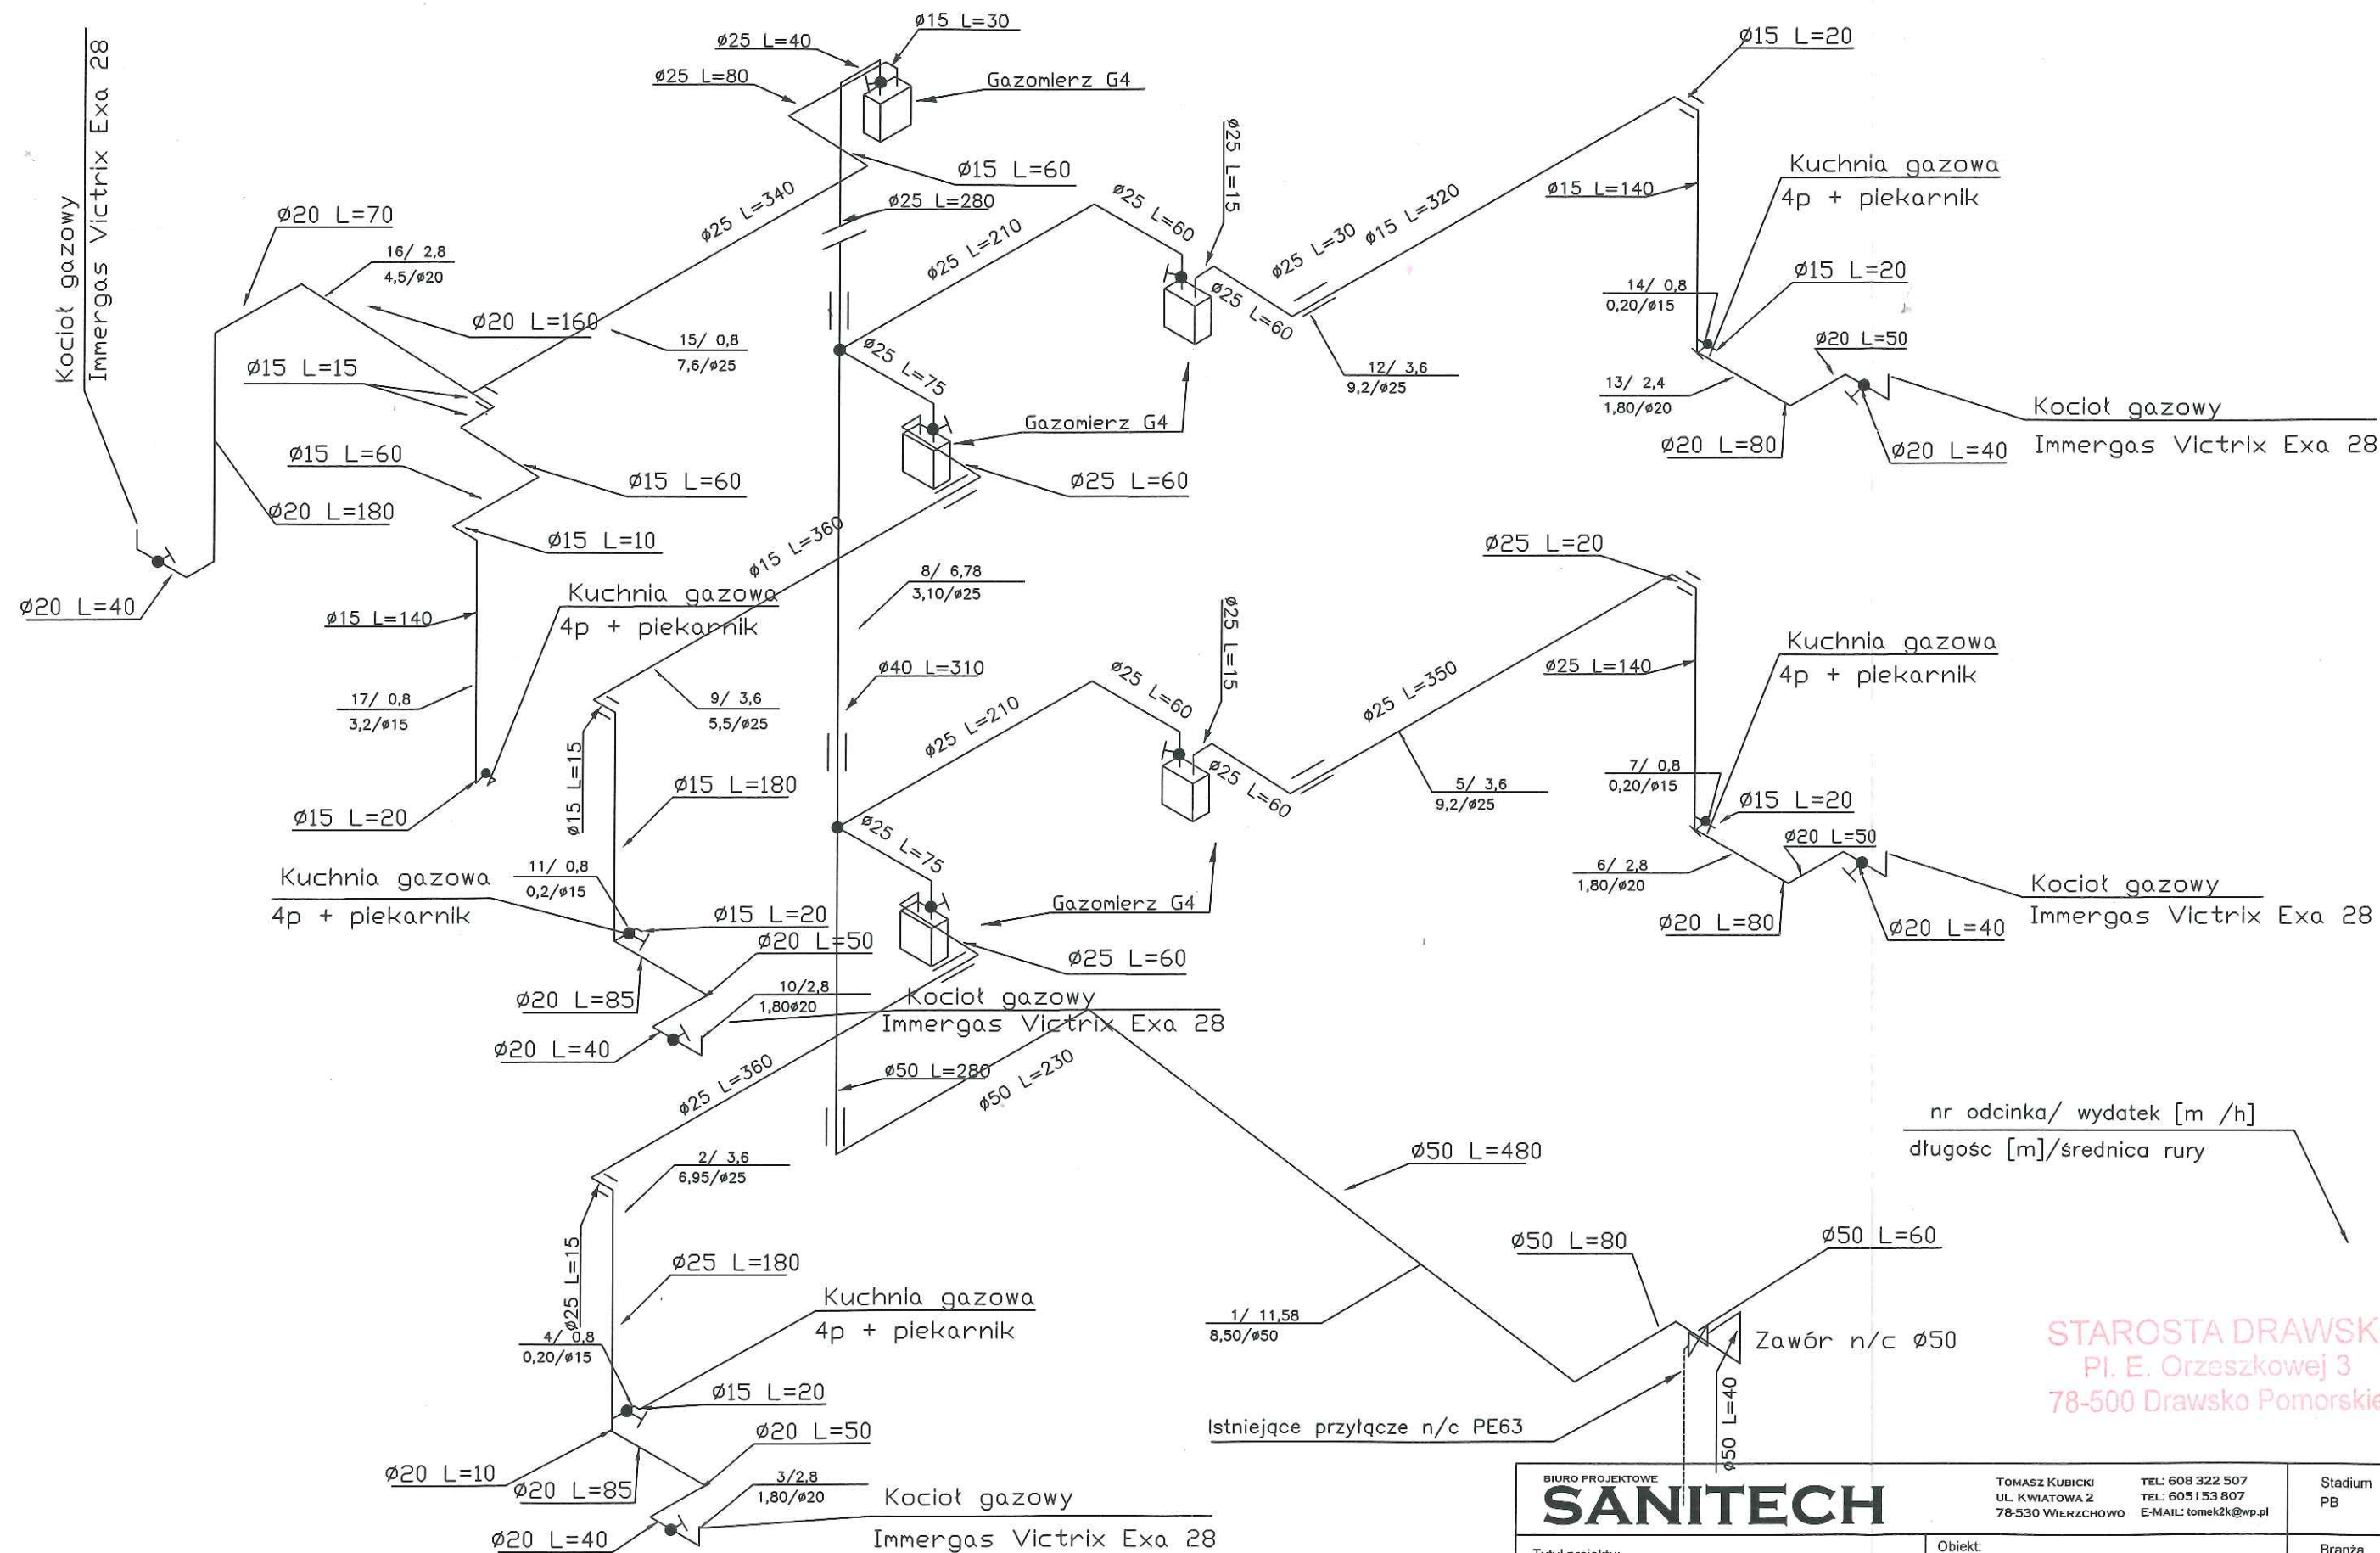

BIURO PROJEKTOWE SANITECH		TOMASZ KUBICKI UL. KWIATOWA 2 78-530 WIERZCHOWO	TEL: 608 322 507 TEL: 605 153 807 E-MAIL: tomek2k@wp.pl	Stadium PB
Tytuł projektu: wewnętrzna instalacja gazowa - rozwiązanie instalacji		Obiekt: Budynek mieszkalny ul. Leśna 12, 78-520 Złocieńec		Branża sanitarna
Projektował: mgr inż. Tomasz Kubicki	Sprawdził: mgr inż. Arnold Kraska	ZAP/0069/POOS/08 do projektu nie wchodzi w skład instalacji gazowej, dlatego nie należy jej montować, dlatego nie należy jej montować	ZAP/0080/POOS/04 do projektu nie wchodzi w skład instalacji gazowej, dlatego nie należy jej montować, dlatego nie należy jej montować	Skala 1:50 Data 09.2017 Nr rys. 5