



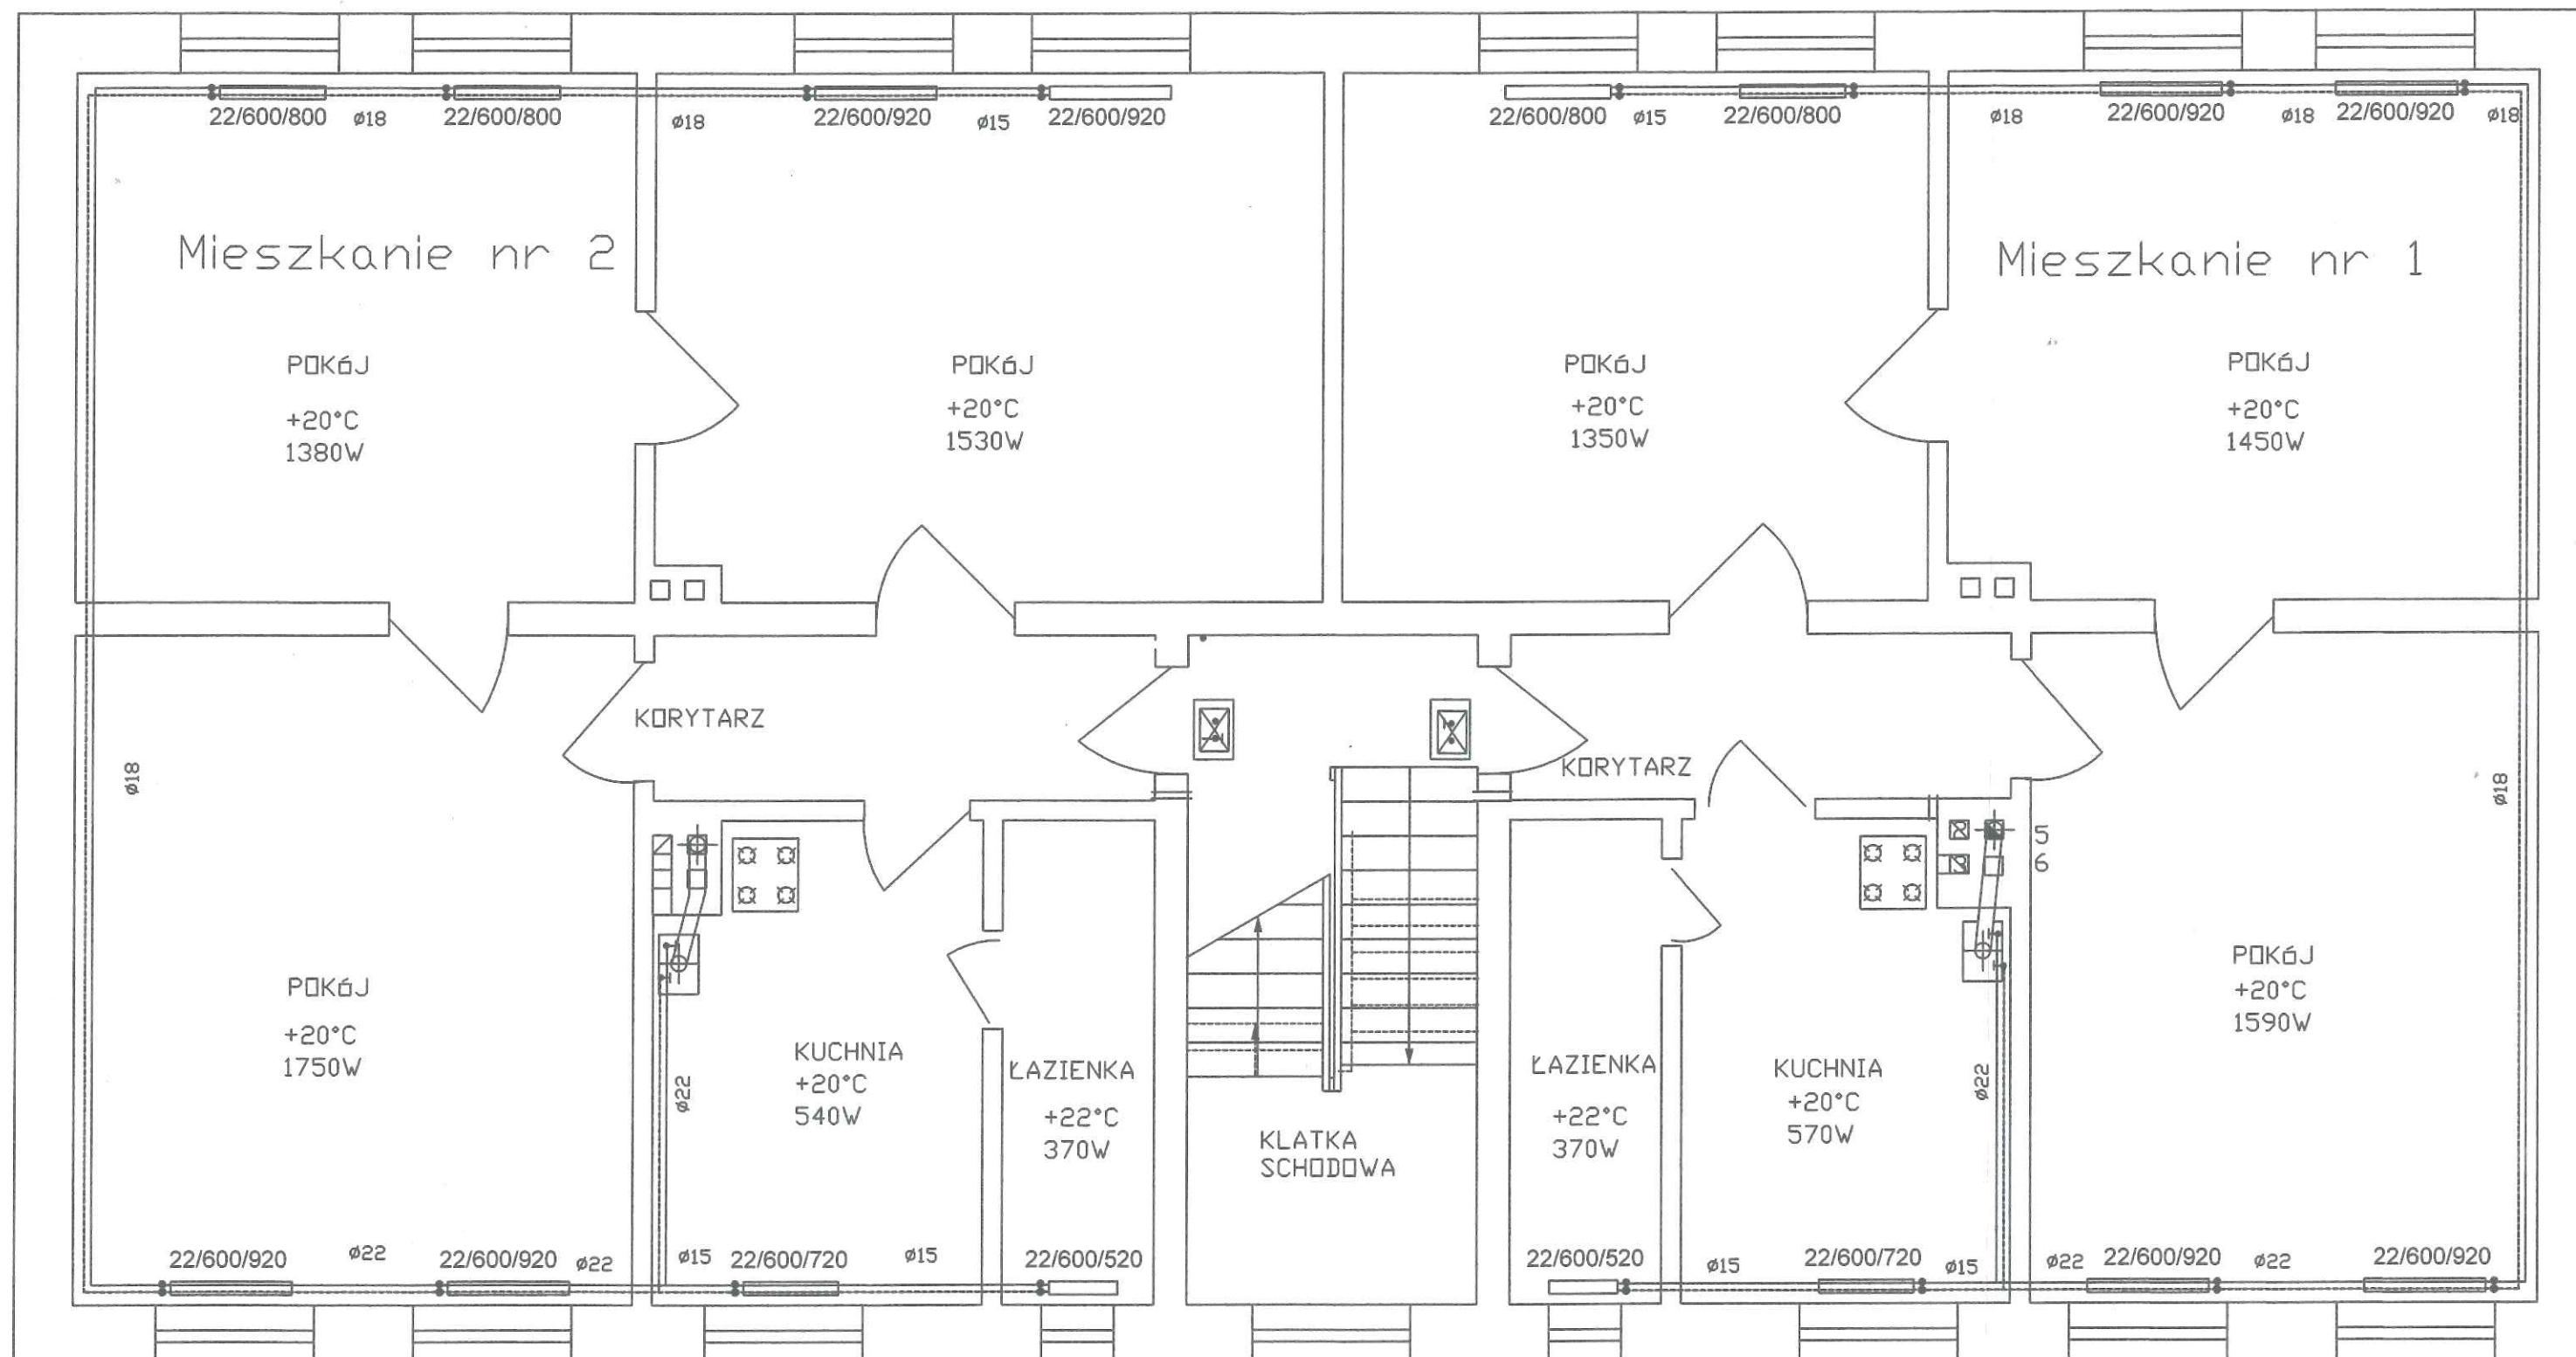

22/600/920 - typ grzejnika wg COSMO

ø15 - średnica rury miedzianej


BIURO PROJEKTOWE SANITECH		TOMASZ KUBICKI UL. KWIATOWA 2 78-530 WIERZCHOWO		TEL: 608 322 507 TEL: 605 153 807 E-MAIL: tomek2k@wp.pl	Stadium PB
Tytuł projektu: wewnętrzna instalacja c.o. - rzut parteru		Objekt: Budynek mieszkalny ul. Leśna 12, 78-520 Złocieniec			Branża sanitarna
					Skala 1:50
Projektował:	mgr inż. Tomasz Kubicki	ZAP/0069/POOS/08 • projektanta lub specjalistę w dziedzinie technicznej i inżynierii, który jest uprawniony do projektowania i wykonawstwa, zgodnie z przepisami i przepisami		Nr rys. 2	
Sprawdził:	mgr inż. Arnold Kraska	ZAP/0080/POOS/04 • projektanta lub specjalistę w dziedzinie technicznej i inżynierii, który jest uprawniony do projektowania i wykonawstwa, zgodnie z przepisami i przepisami			

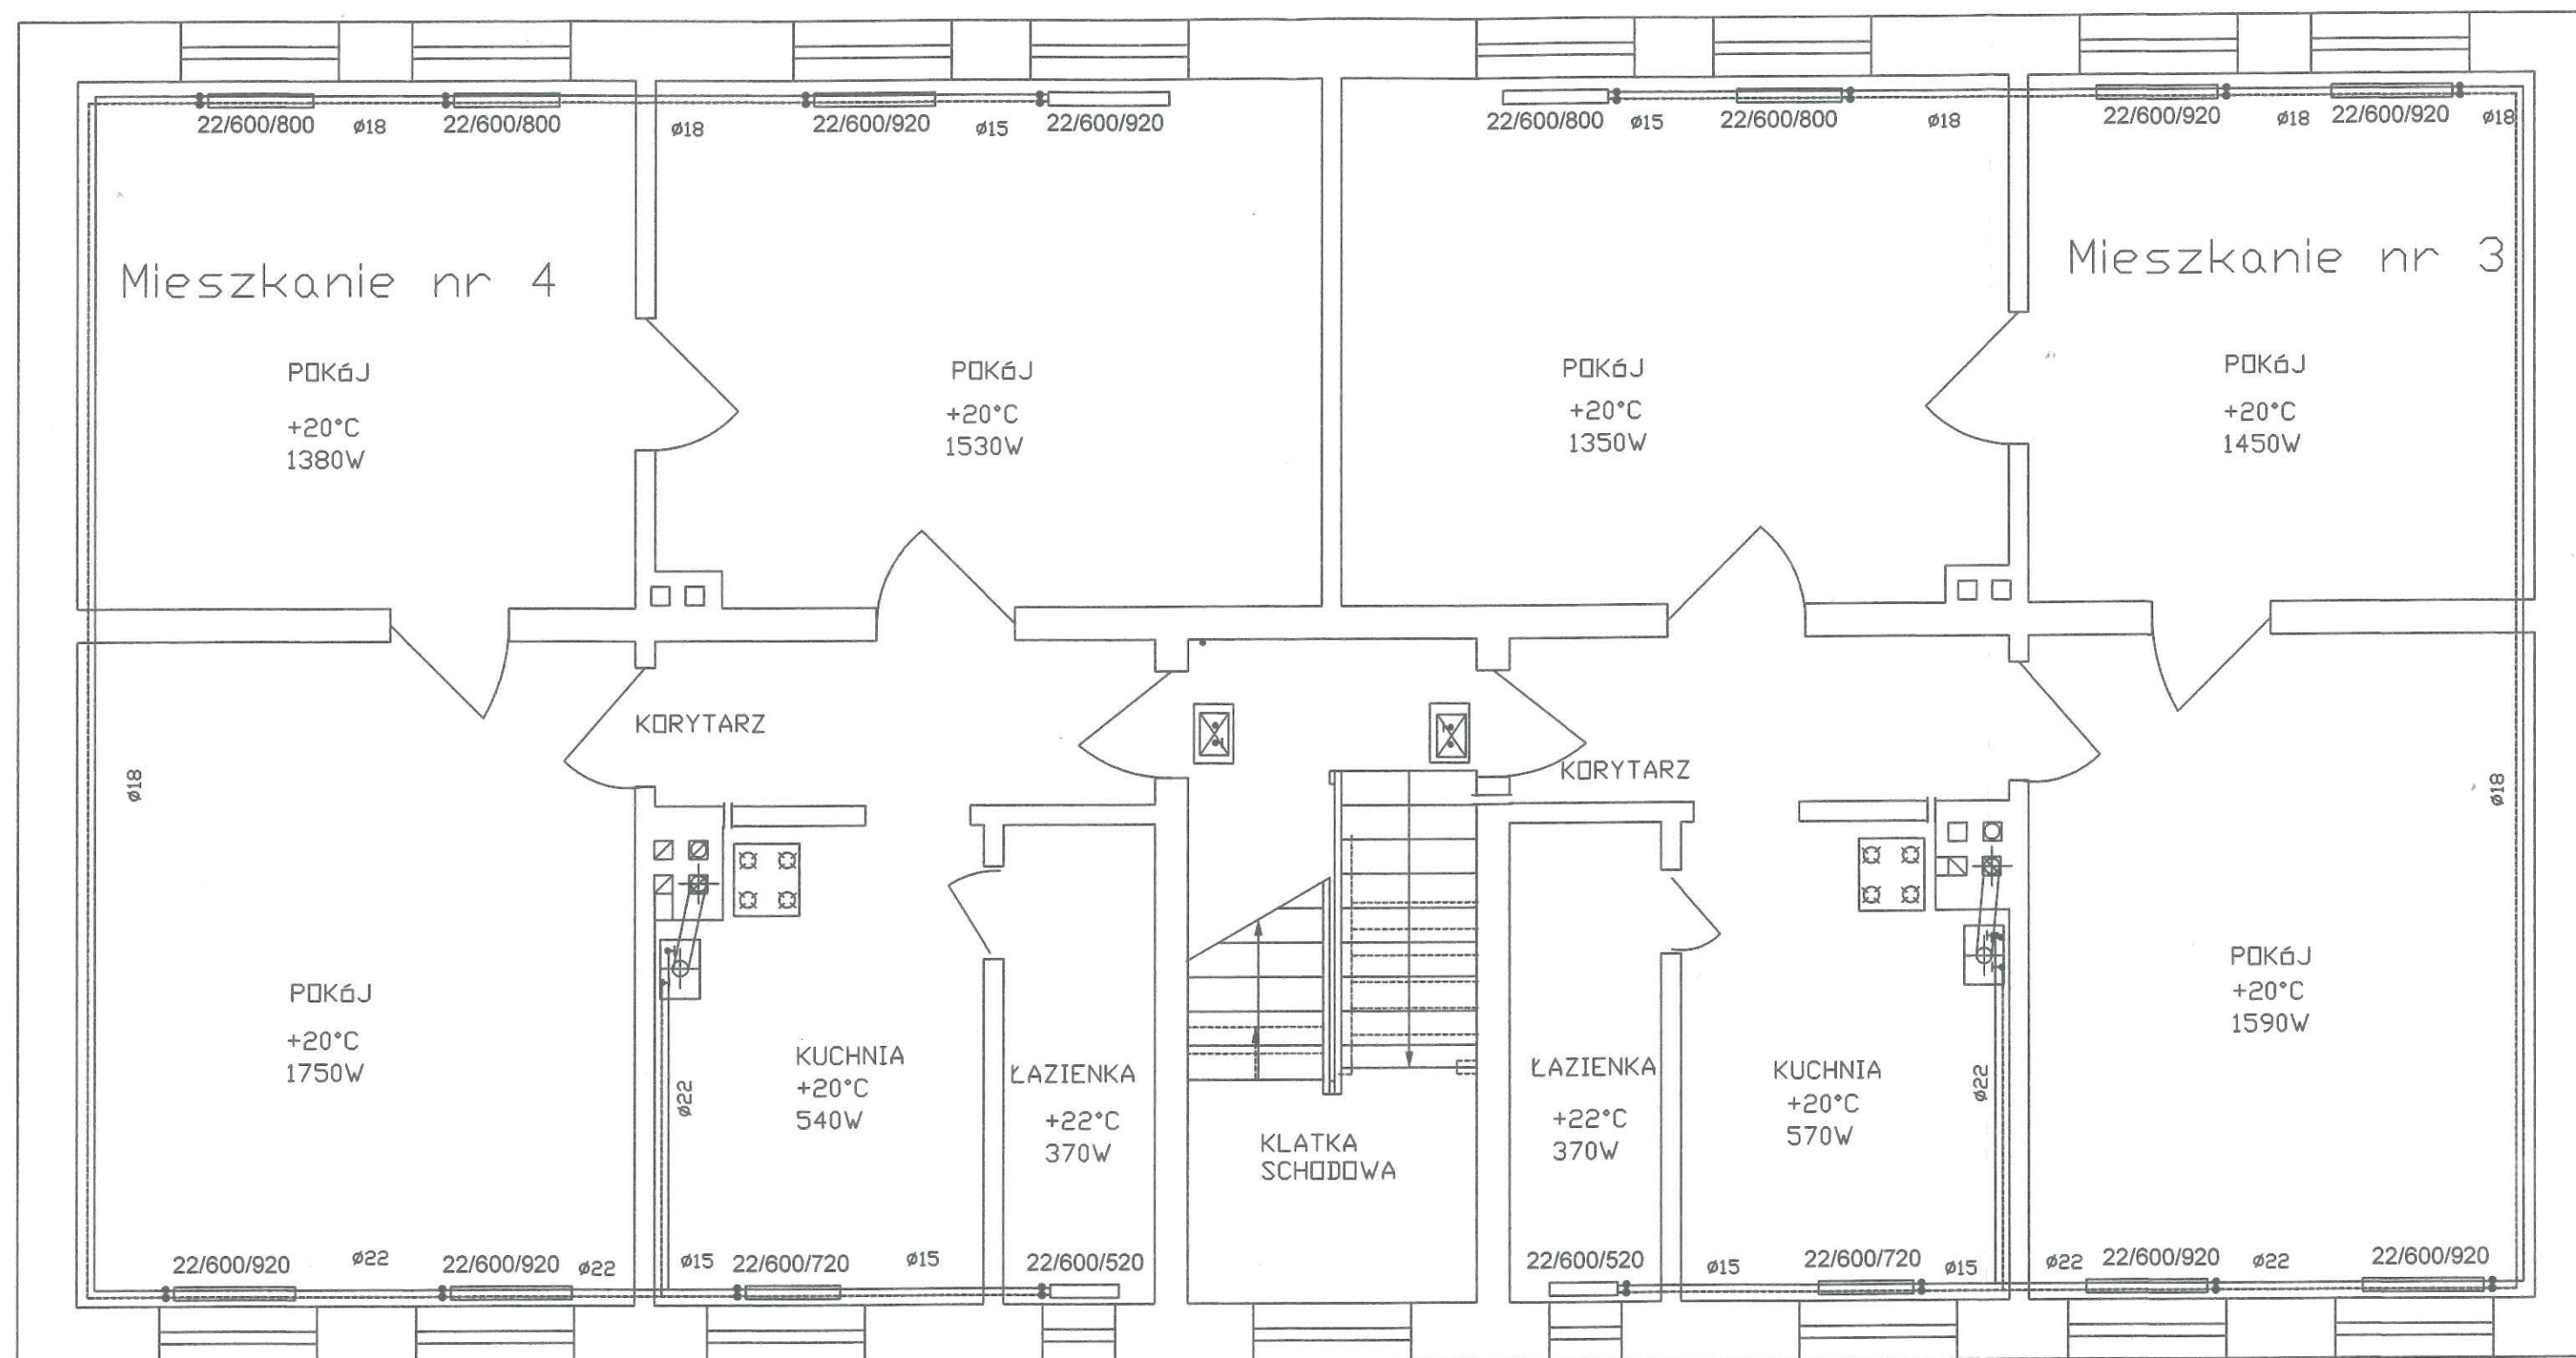

22/600/920 - typ grzejnika wg COSMO

Ø15 - średnica rury miedzianej

BIURO PROJEKTOWE SANITECH		TOMASZ KUBICKI UL. KWIATOWA 2 78-530 WIERZCHOWO		TEL: 608 322 507 TEL: 605153 807 E-MAIL: tomek2k@wp.pl	Stadium PB
Tytuł projektu: wewnętrzna instalacja c.o. - rzut piętra		Obiekt: Budynek mieszkalny ul. Leśna 12, 78-520 Złocieniec			Branża sanitarna
					Skala 1:50
Projektował:	mgr inż. Tomasz Kubicki	ZAP/0069/POOS/08 * projektant nie odpowiada za zgodność technologiczną z przepisami, normami i standardami branżowymi		Nr rys. 3	
Sprawdził:	mgr inż. Arnold Kraska	ZAP/0080/POOS/04 * projektant nie odpowiada za zgodność technologiczną z przepisami, normami i standardami branżowymi			

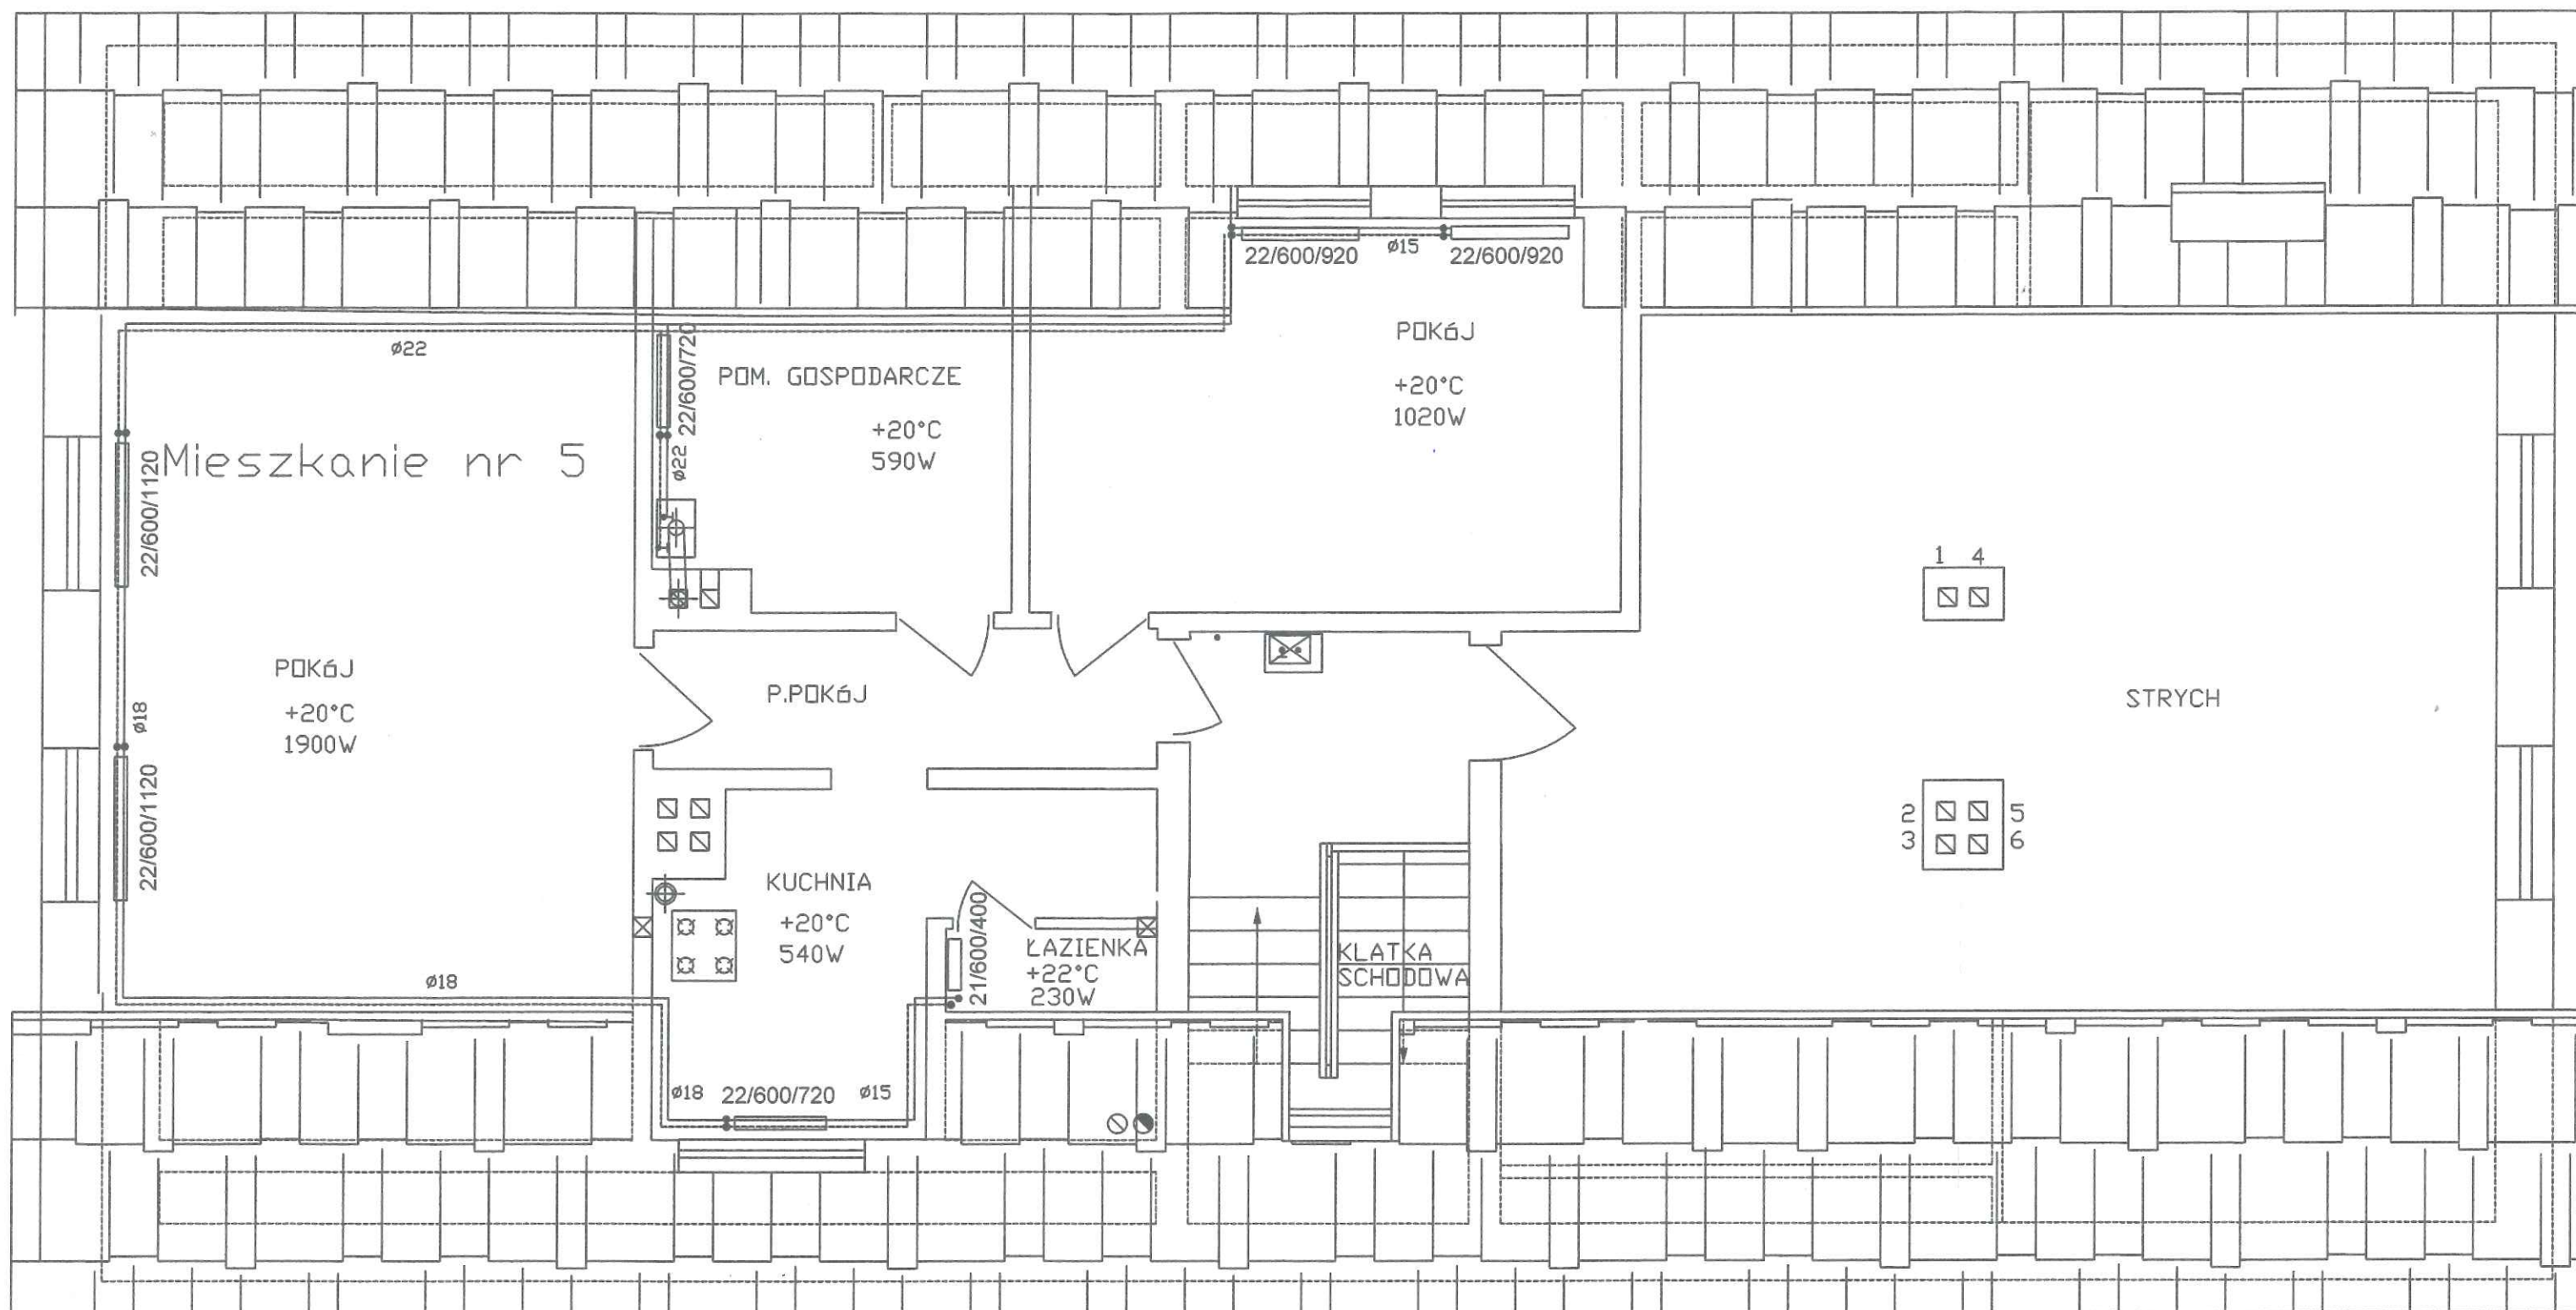

22/600/920 - typ grzejnika wg COSMO

Ø15 - średnica rury miedzianej

BIURO PROJEKTOWE SANITECH		TOMASZ KUBICKI UL. KWIATOWA 2 78-530 WIERZCHOWO		TEL: 608 322 507 TEL: 605 153 807 E-MAIL: tomek2k@wp.pl		Stadium PB	
Tytuł projektu: wewnętrzna instalacja c.o. - rzut poddasza			Obiekt: Budynek mieszkalny ul. Leśna 12, 78-520 Złocieniec			Branża sanitarna	
						Skala 1:50	Data 09.2017
Projektował:	mgr inż. Tomasz Kubicki		ZAP/0069/POOS/08 • podłoga bez ogrzewania • ogrzewanie łazienki • • ogrzewanie łazienki i części mieszkalnej • • ogrzewanie łazienki i części mieszkalnej •		Nr rys. 4		
Sprawdził:	mgr inż. Arnold Kraska		ZAP/0080/POOS/04 • podłoga bez ogrzewania • ogrzewanie łazienki • • ogrzewanie łazienki i części mieszkalnej • • ogrzewanie łazienki i części mieszkalnej •				